


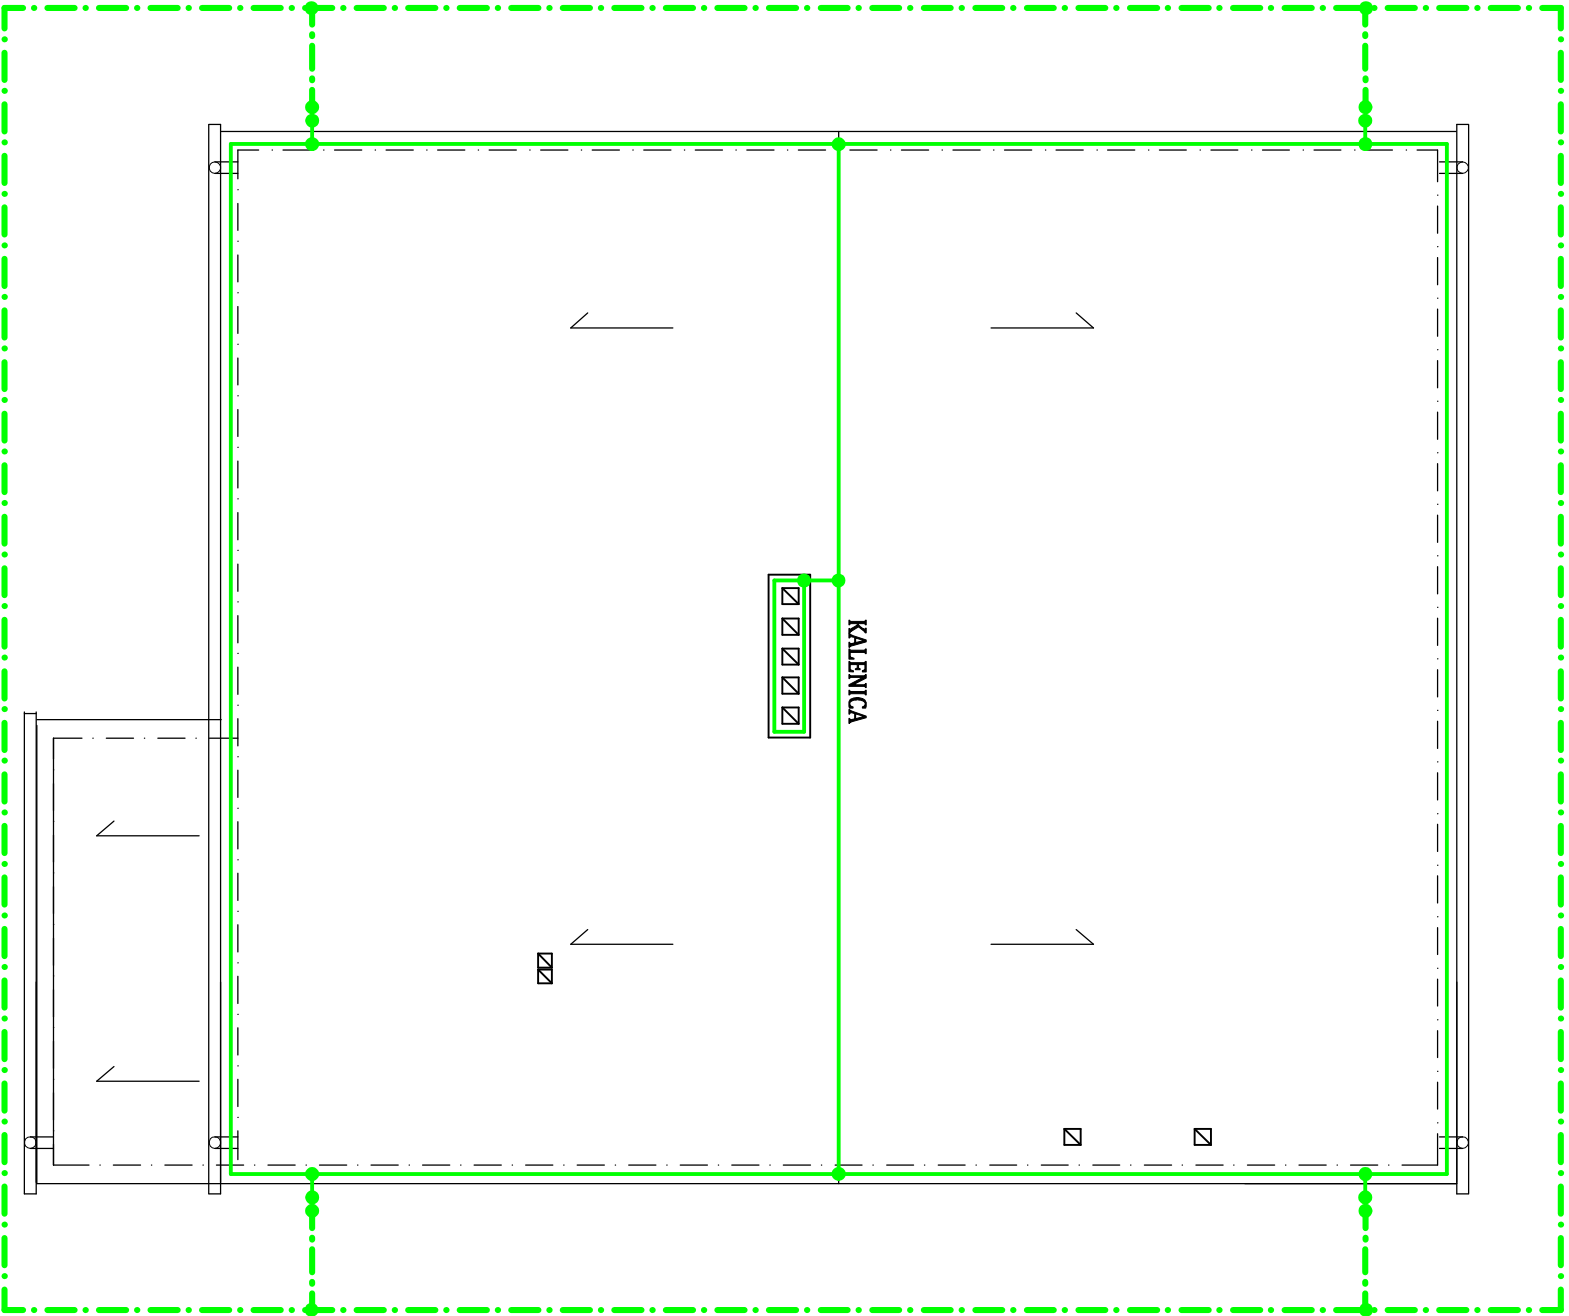

LEGENDA:

- Złącze krzyżowe
- Przewód Feżn 8mm
- Bednarka Feżn 25x4mm

INWESTOR	GMINA OSTROWITE SIEDZ. UL. LIPOWA 2, 62 - 402 OSTROWITE		NR RYS.
ADRES BUDOWY	OBR. EWID. OSTROWITE, DZ. NR. 185 / 2		
OBIEKT	ZMIANA SPOSOBU UZYTEKOWANIA BUDYNKU OSRODKA ZDROWIA NA GMINNY KLUB SENIORA		SKALA 1:75
TEMAT RYS	RZUT DACHU - INSTALACJE ELEKTRYCZNE		DATA 08.2019r
PROJEKTANT ARCHITEKTURA	MGR INZ. ARCH. KAROLINA RUTKOWSKA	UPR. BUD. WP-01A/OKK/UpB/22/2008 W SPECJAL. ARCHITEKTONICZNEJ	PODPIS
PROJEKTANT INSTAL. ELEKTR.	MGR INZ. TOMASZ DUSZYNSKI	UPR. BUD. NR 7131/71/PW/2002 W SPECJAL. SIECI I URZADZENIA ELEKTRYCZNE	PODPIS